
 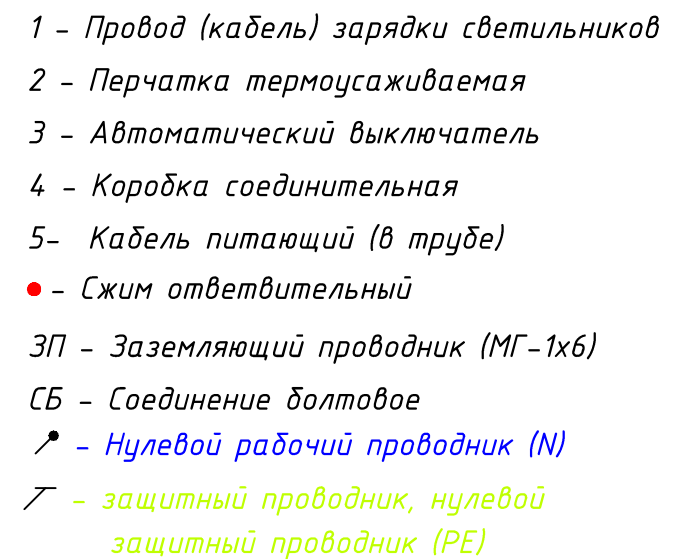
 


Инв.№ подл.	Подпись и дата	Взамен инв.№	Согласовано			



						539-18-ЭН		
						"Капитальный ремонт пищеблока, усиление фундаментов, наружное освещение здания МБОУ "СОШ №12", расположенного по адресу: ЯНАО, г.Ноябрьск, мкр. "5", ул.Ленина д.67А		
Изм.	Кол.уч.	Лист	№ док	Подпись	Дата			
Разраб.	Сухова		21.11.18	Электроосвещение наружное	Стадия	Лист	Листов	
Проверил	Зябкин		21.11.18					
Н.контр.	Фатеев		21.11.18	Схема электрических соединений кабелей и заземляющих проводников в опоре наружного освещения				
ГИП	Токубаев		21.11.18					
						ООО "Пальмира"		